


Legenda	
	Caixa Sifonada
	Caixas Inspeção Esgoto Simples
	Cap
	Joelho 45
	Junção simples
	Lavatório de Uso Geral
	Te 45
	Te sanitário
	Vaso Sanitário c/ J90°



01 PLANTA HIDROSANITARIA

ESC.: 1/75

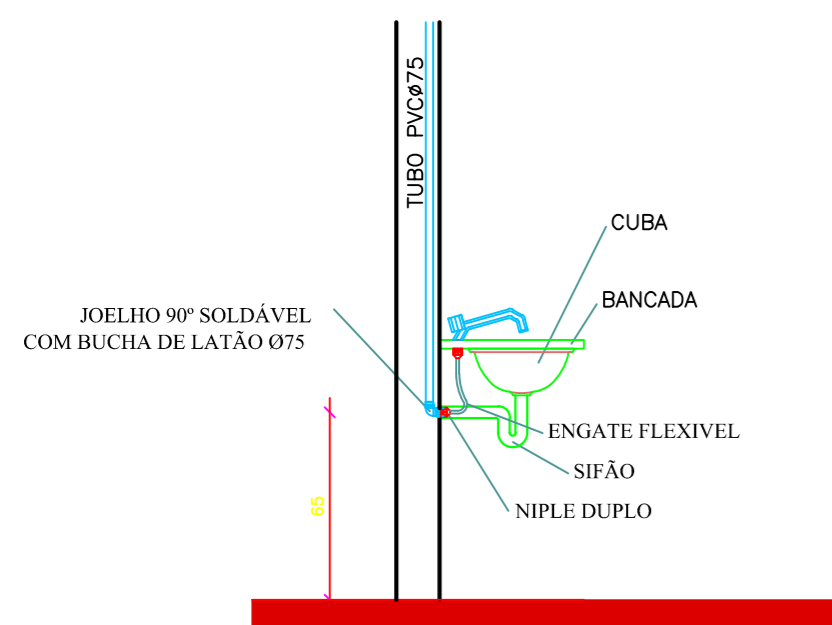


Distância do Ponto de Esgoto do Vaso Sanitário

Escala 1/20

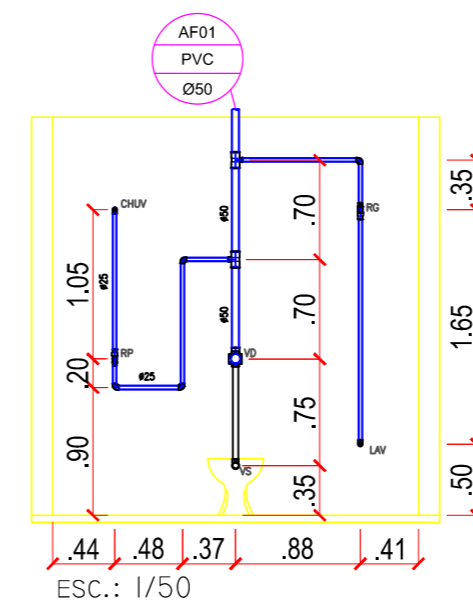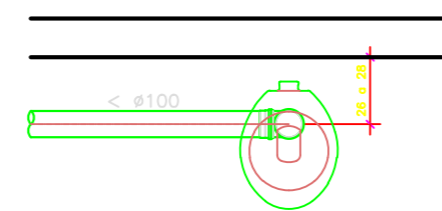

ESC.: 1/50


MODELO - PERFIL ISOMETRICO

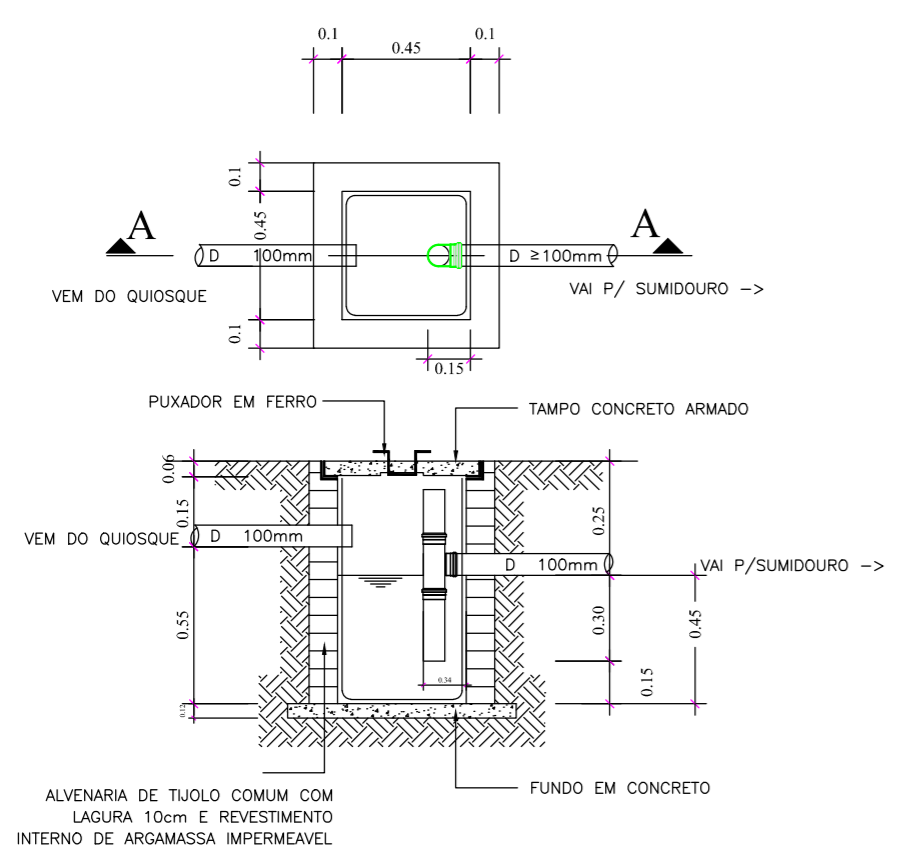

CORTE


Det./Cx. Séptica

S/ESCALA

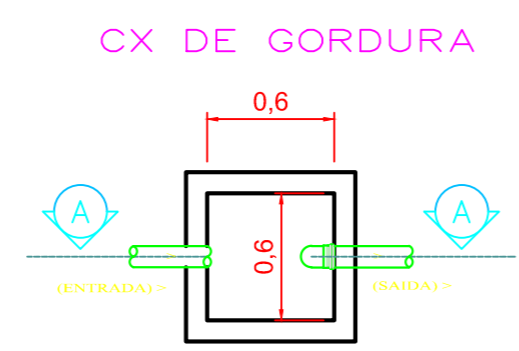


PLANTA

Escala 1/25

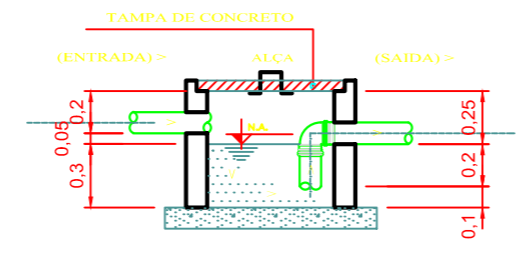


CORTE AA

Escala 1/25

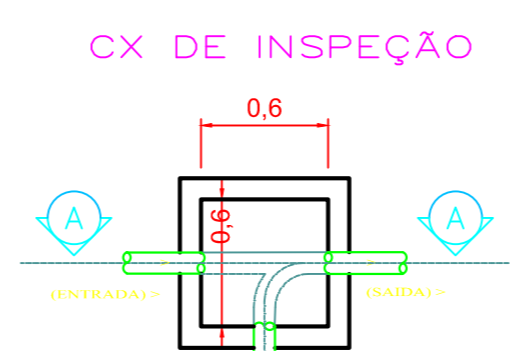

PLANTA

Escala 1/25

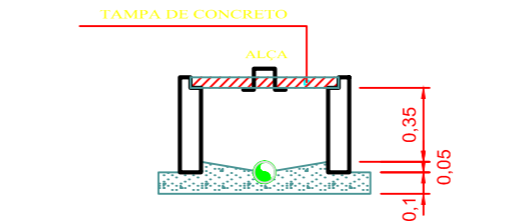

CORTE AA

Escala 1/25



PREFEITURA DO MUNICÍPIO SIQUEIRA CAMPOS - PR

ASSESSORIA DE PLANEJAMENTO

* QUALQUER ALTERAÇÃO NO PROJETO ARQUITETÔNICO, SEM PRÉVIO CONSENTIMENTO DO RESPONSÁVEL TÉCNICO, IMPLICA NO CANCELAMENTO DA RRT (REGISTRO DE RESPONSABILIDADE TÉCNICA).
 * NA OCORRÊNCIA DE DÚVIDAS SOBRE TODO E QUALQUER SERVIÇO, DEVERÁ SER CONSULTADO O RESPONSÁVEL TÉCNICO, ANTES DA EXECUÇÃO.
 * O PROFISSIONAL HABILITADO, RESERVA OS DIREITOS AUTORAIS E PATRIMONIAIS SOBRE O PROJETO ARQUITETÔNICO, AO ARTIGO 184 DO CÓDIGO PENAL E LEI Nº 5.988 DO CÓDIGO CIVIL.
 * A CONTRATAÇÃO DE MÃO-DE-OBRA E A COMPRA DOS MATERIAIS NÃO É RESPONSABILIDADE DO ARQUITETO.
 * REFERENTE A EXECUÇÃO DA OBRA, INICIALMENTE O LOCAL DE ATERRO DEVE SER COMPACTADO EM CAMADAS DE 20 CM DE TERRA PURA, PARA QUE FUTURAMENTE NÃO OCORRAM TRINCAS E SOLAPAMENTO DO PISO.
 * APLICAR 2 DEMÃOS DE IMPERMEABILIZANTE SOBRE A VIGA BALDRAME, ENVOLVENDO A PARTE SUPERIOR, E TAMBÉM 30 CM NAS LATERAIS, POR TODA A SUA EXTENÇÃO.

CARIMBO: _____ ASSINATURA: _____

RESPONSÁVEL TÉCNICO
KELLY SILVA DO CARMO
 ASSESSORA DE PLANEJAMENTO
 CAU A163454-2/PR

TÍTULO: PROJETO HIDROSANITÁRIO	MATRÍCULA: 00.000
TIPO DE OBRA: REFORMA VESTIARIO DO ESTÁDIO MOISÉS LUPION	DESENHO: PHAMELA BARBOSA A.
REFERÊNCIA: PROJETO HIDROSANITÁRIO	DATA: OUTUBRO 2020
LOCAL DA OBRA: RUA RIO GRANDE DO NORTE, CENTRO	ESCALA(S): INDICADAS
CIDADE/ESTADO DA OBRA: SIQUEIRA CAMPOS / PR	FOLHA: 05/05

(43) 3571-3349 ASSESSORIA DE PLANEJAMENTO - CEP 84940-000

PREFEITURA MUNICIPAL DE SIQUEIRA CAMPOS - RUA MARECHAL DEODORO, 1837 - CENTRO